




QUADRO DE CARGAS - CD1

| CIRC. | LAMPADAS (W) |    |    |     | TOMADAS |     | TOTAL | COND. | DISJ. | FASE |  | D E S C R I Ç Ã O |  |
|-------|--------------|----|----|-----|---------|-----|-------|-------|-------|------|--|-------------------|--|
| Nº    | 15           | 25 | 40 | 100 | 100     | TUE | (W)   | mm²   | (A)   | R    |  | ILUMINAÇÃO        |  |
| 1     | 6            | 3  | 18 | -   | 3       | -   | 1050  | 2,5   | 15    | R    |  | TOMADAS           |  |
| 2     | -            | -  | -  | -   | 14      | -   | 1200  | 2,5   | 15    | R    |  | TOMADAS           |  |
| 3     | -            | -  | -  | -   | 9       | -   | 900   | 2,5   | 15    | R    |  | TOMADAS           |  |
| TOTAL |              |    |    |     |         |     | 3150  | 4,0   | 30    | R+N  |  | ALIMENTADOR DO CD |  |

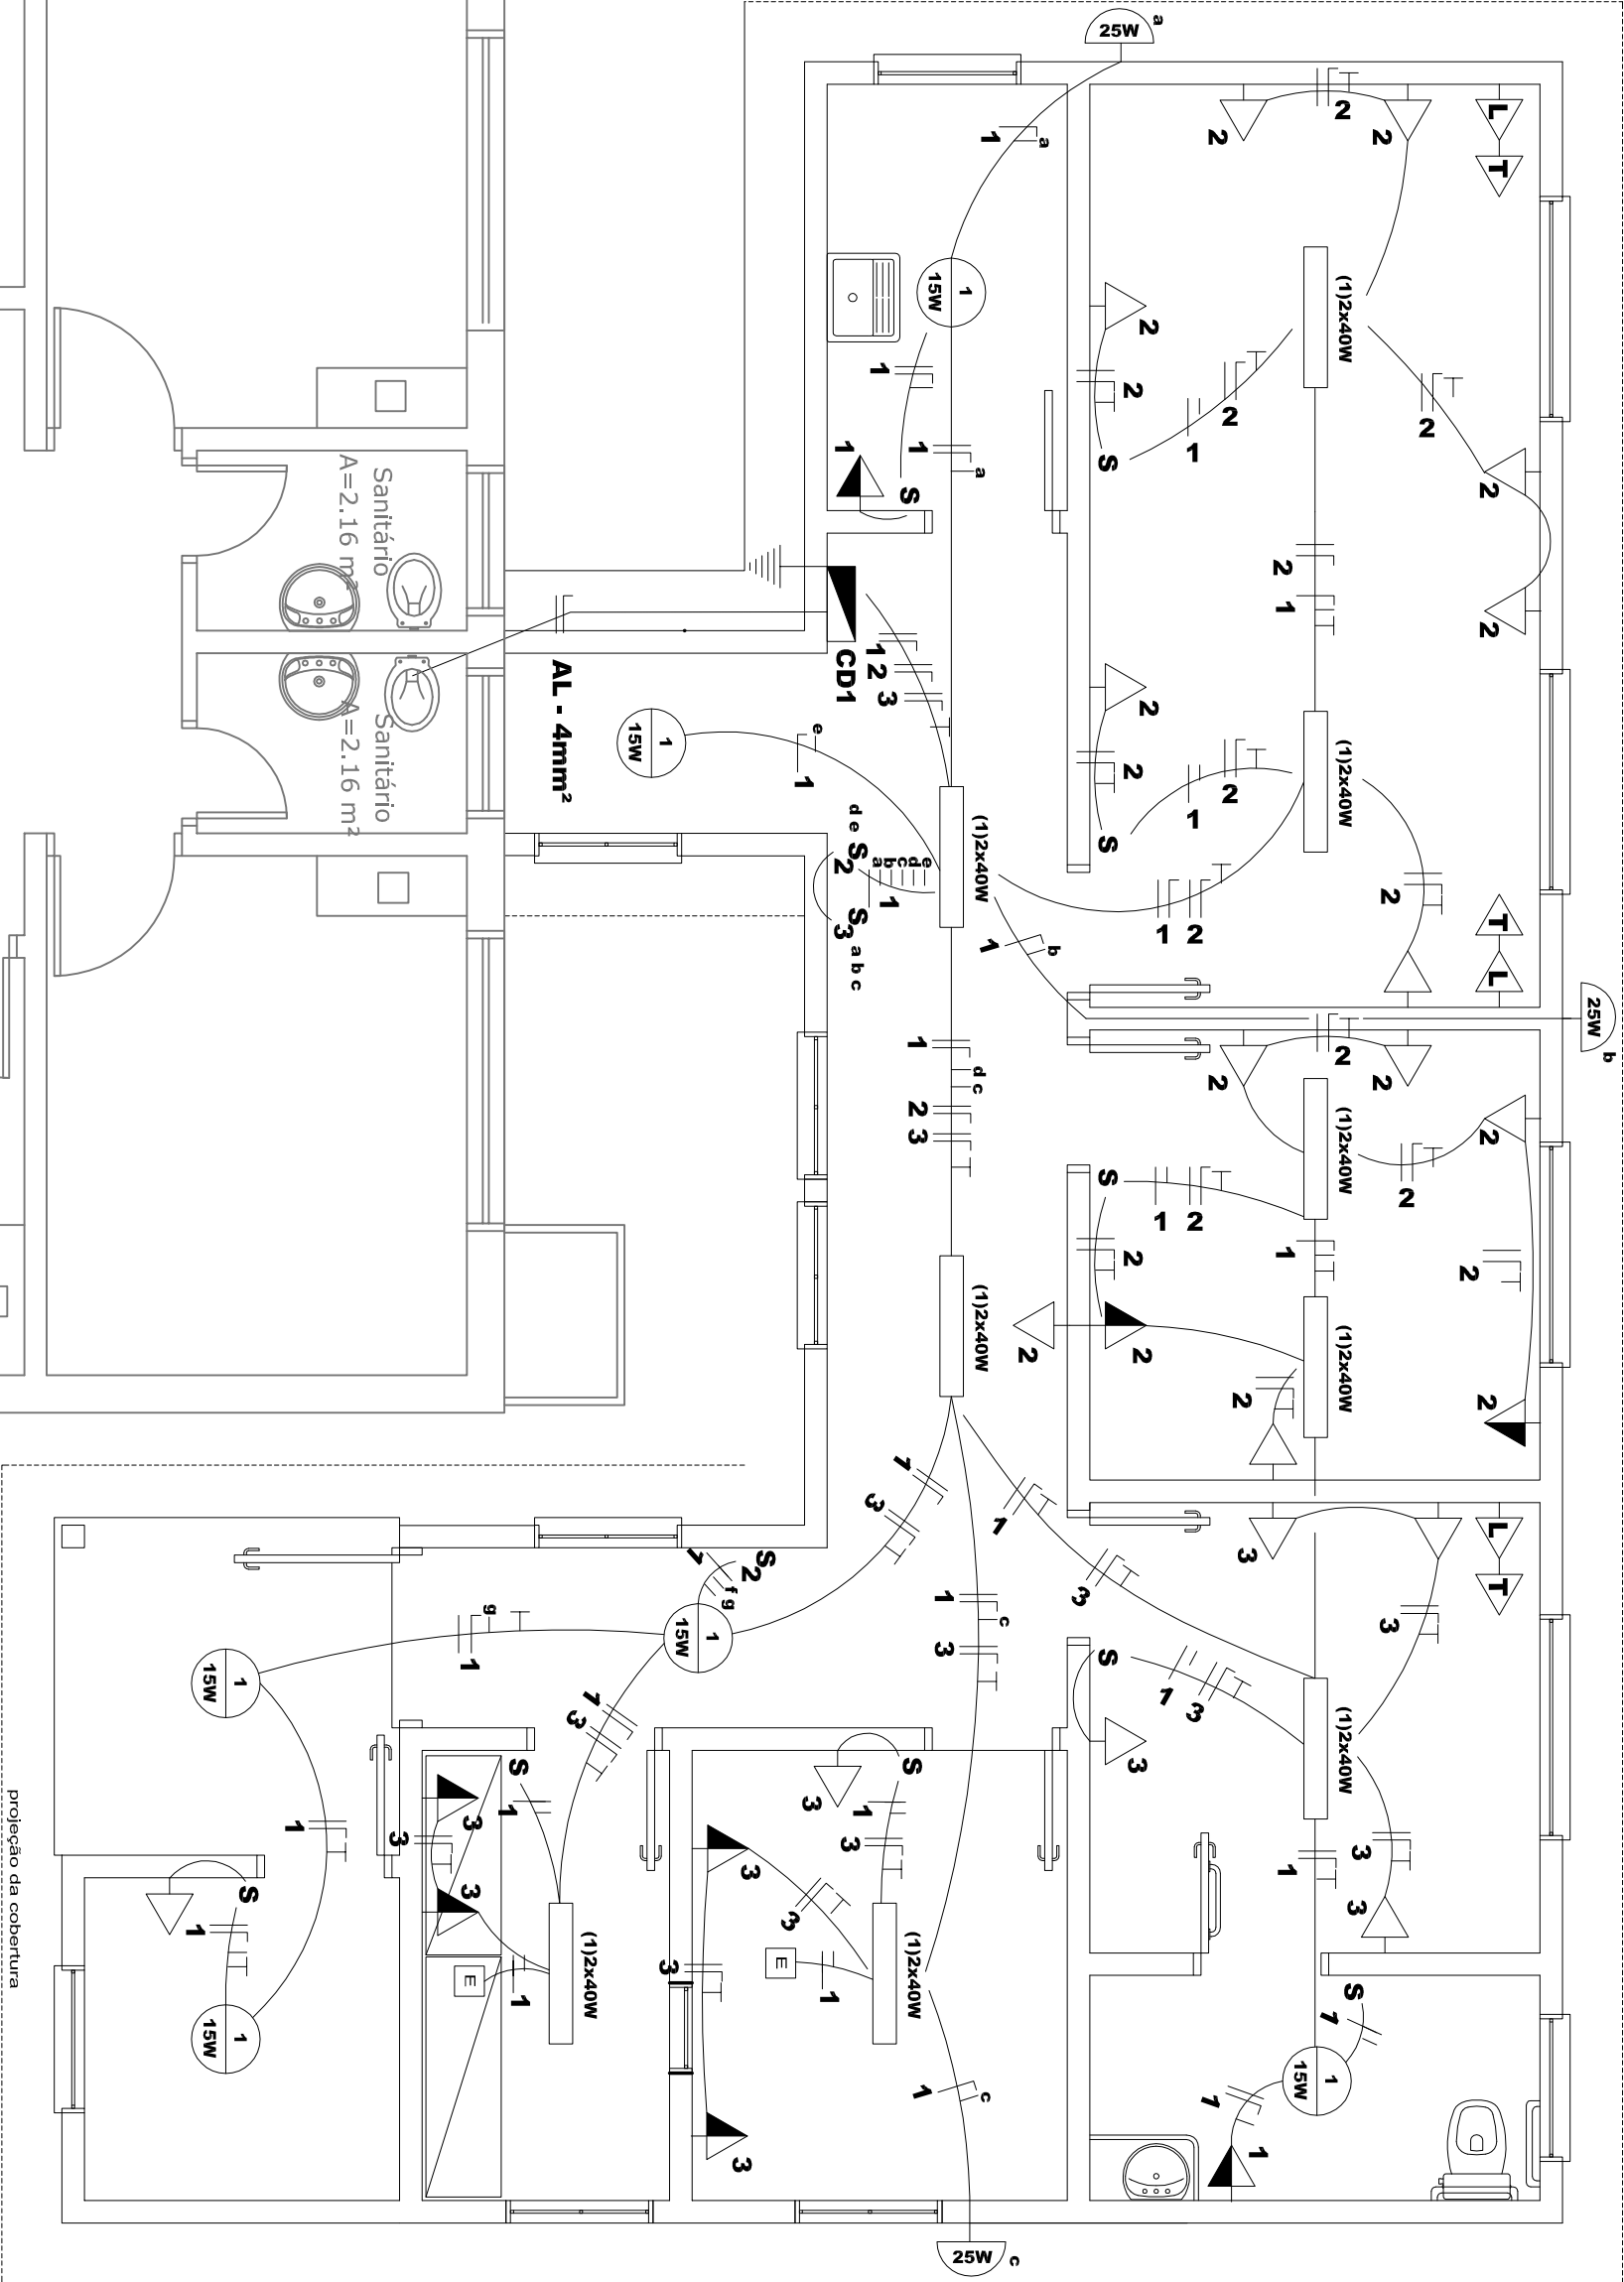

- Observação:
- L** - Espera para futura instalação de Lógica e Telefonia

DIAGRAMA UNIFILAR

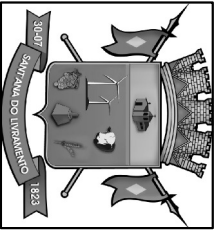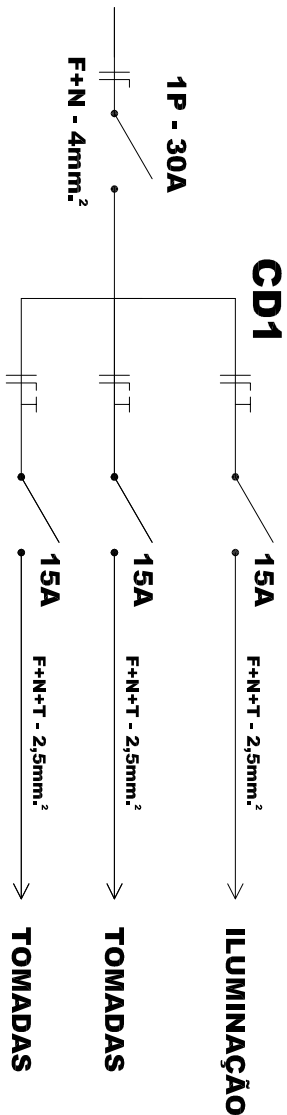

PREFEITURA MUNICIPAL DE SANTANA DO LIVRAMENTO  
SEPLAMA - SECRETARIA DE PLANEJAMENTO E MEIO AMBIENTE  
DEPARTAMENTO DO PLANO DIRETOR  
RUA SETE DE SETEMBRO, 515. CEP 97573-471. FONE: (55) 3968-1126

OBRA: AMPLIAÇÃO UBS SIMON BOLIVAR

ENDEREÇO: RUA MARIA ALDINA SARAIVA

PROJETO: ELÉTRICO

PRANCHA: A 01/01

RESPONSÁVEL TÉCNICO:

Eng. Eleitr. Luis Alberto B. Gonçalves CREA 78.931

ÁREA CONSTRUÍDA: 98,74 m²

MATRÍCULA:

ESCALA: 1:50

DATA:

01/08/2013