

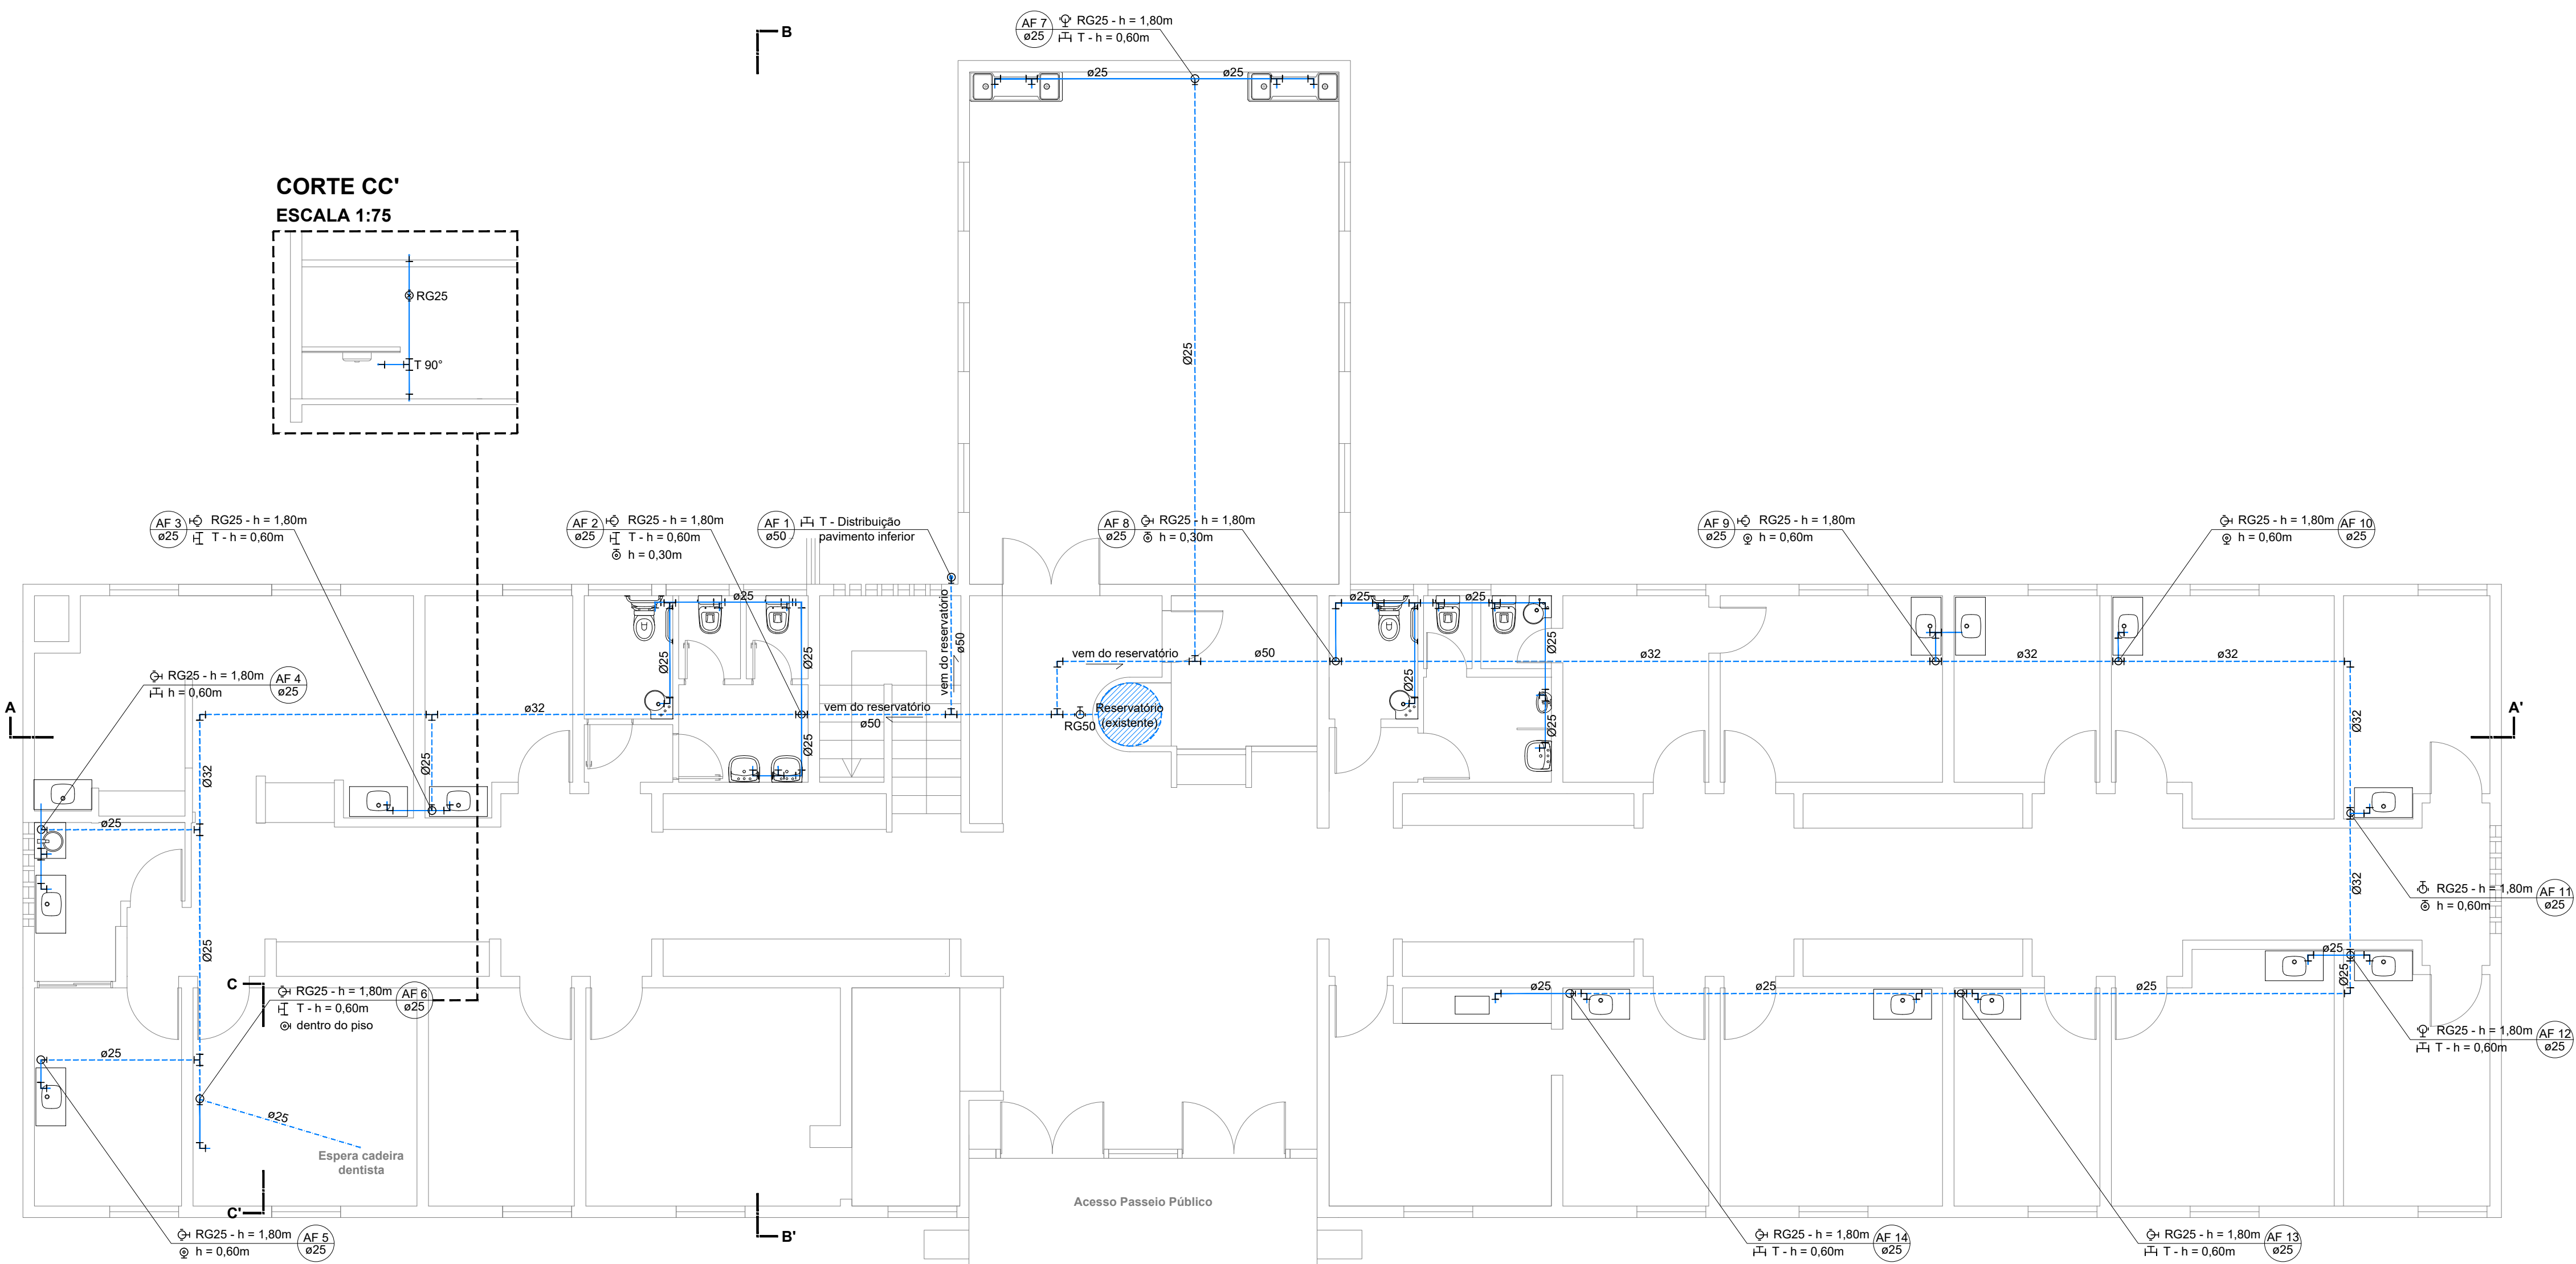


CORTE CC'
ESCALA 1:75

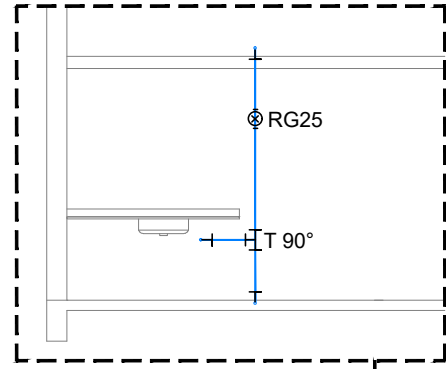

PLANTA BAIXA - TÉRREO
ESCALA 1:75

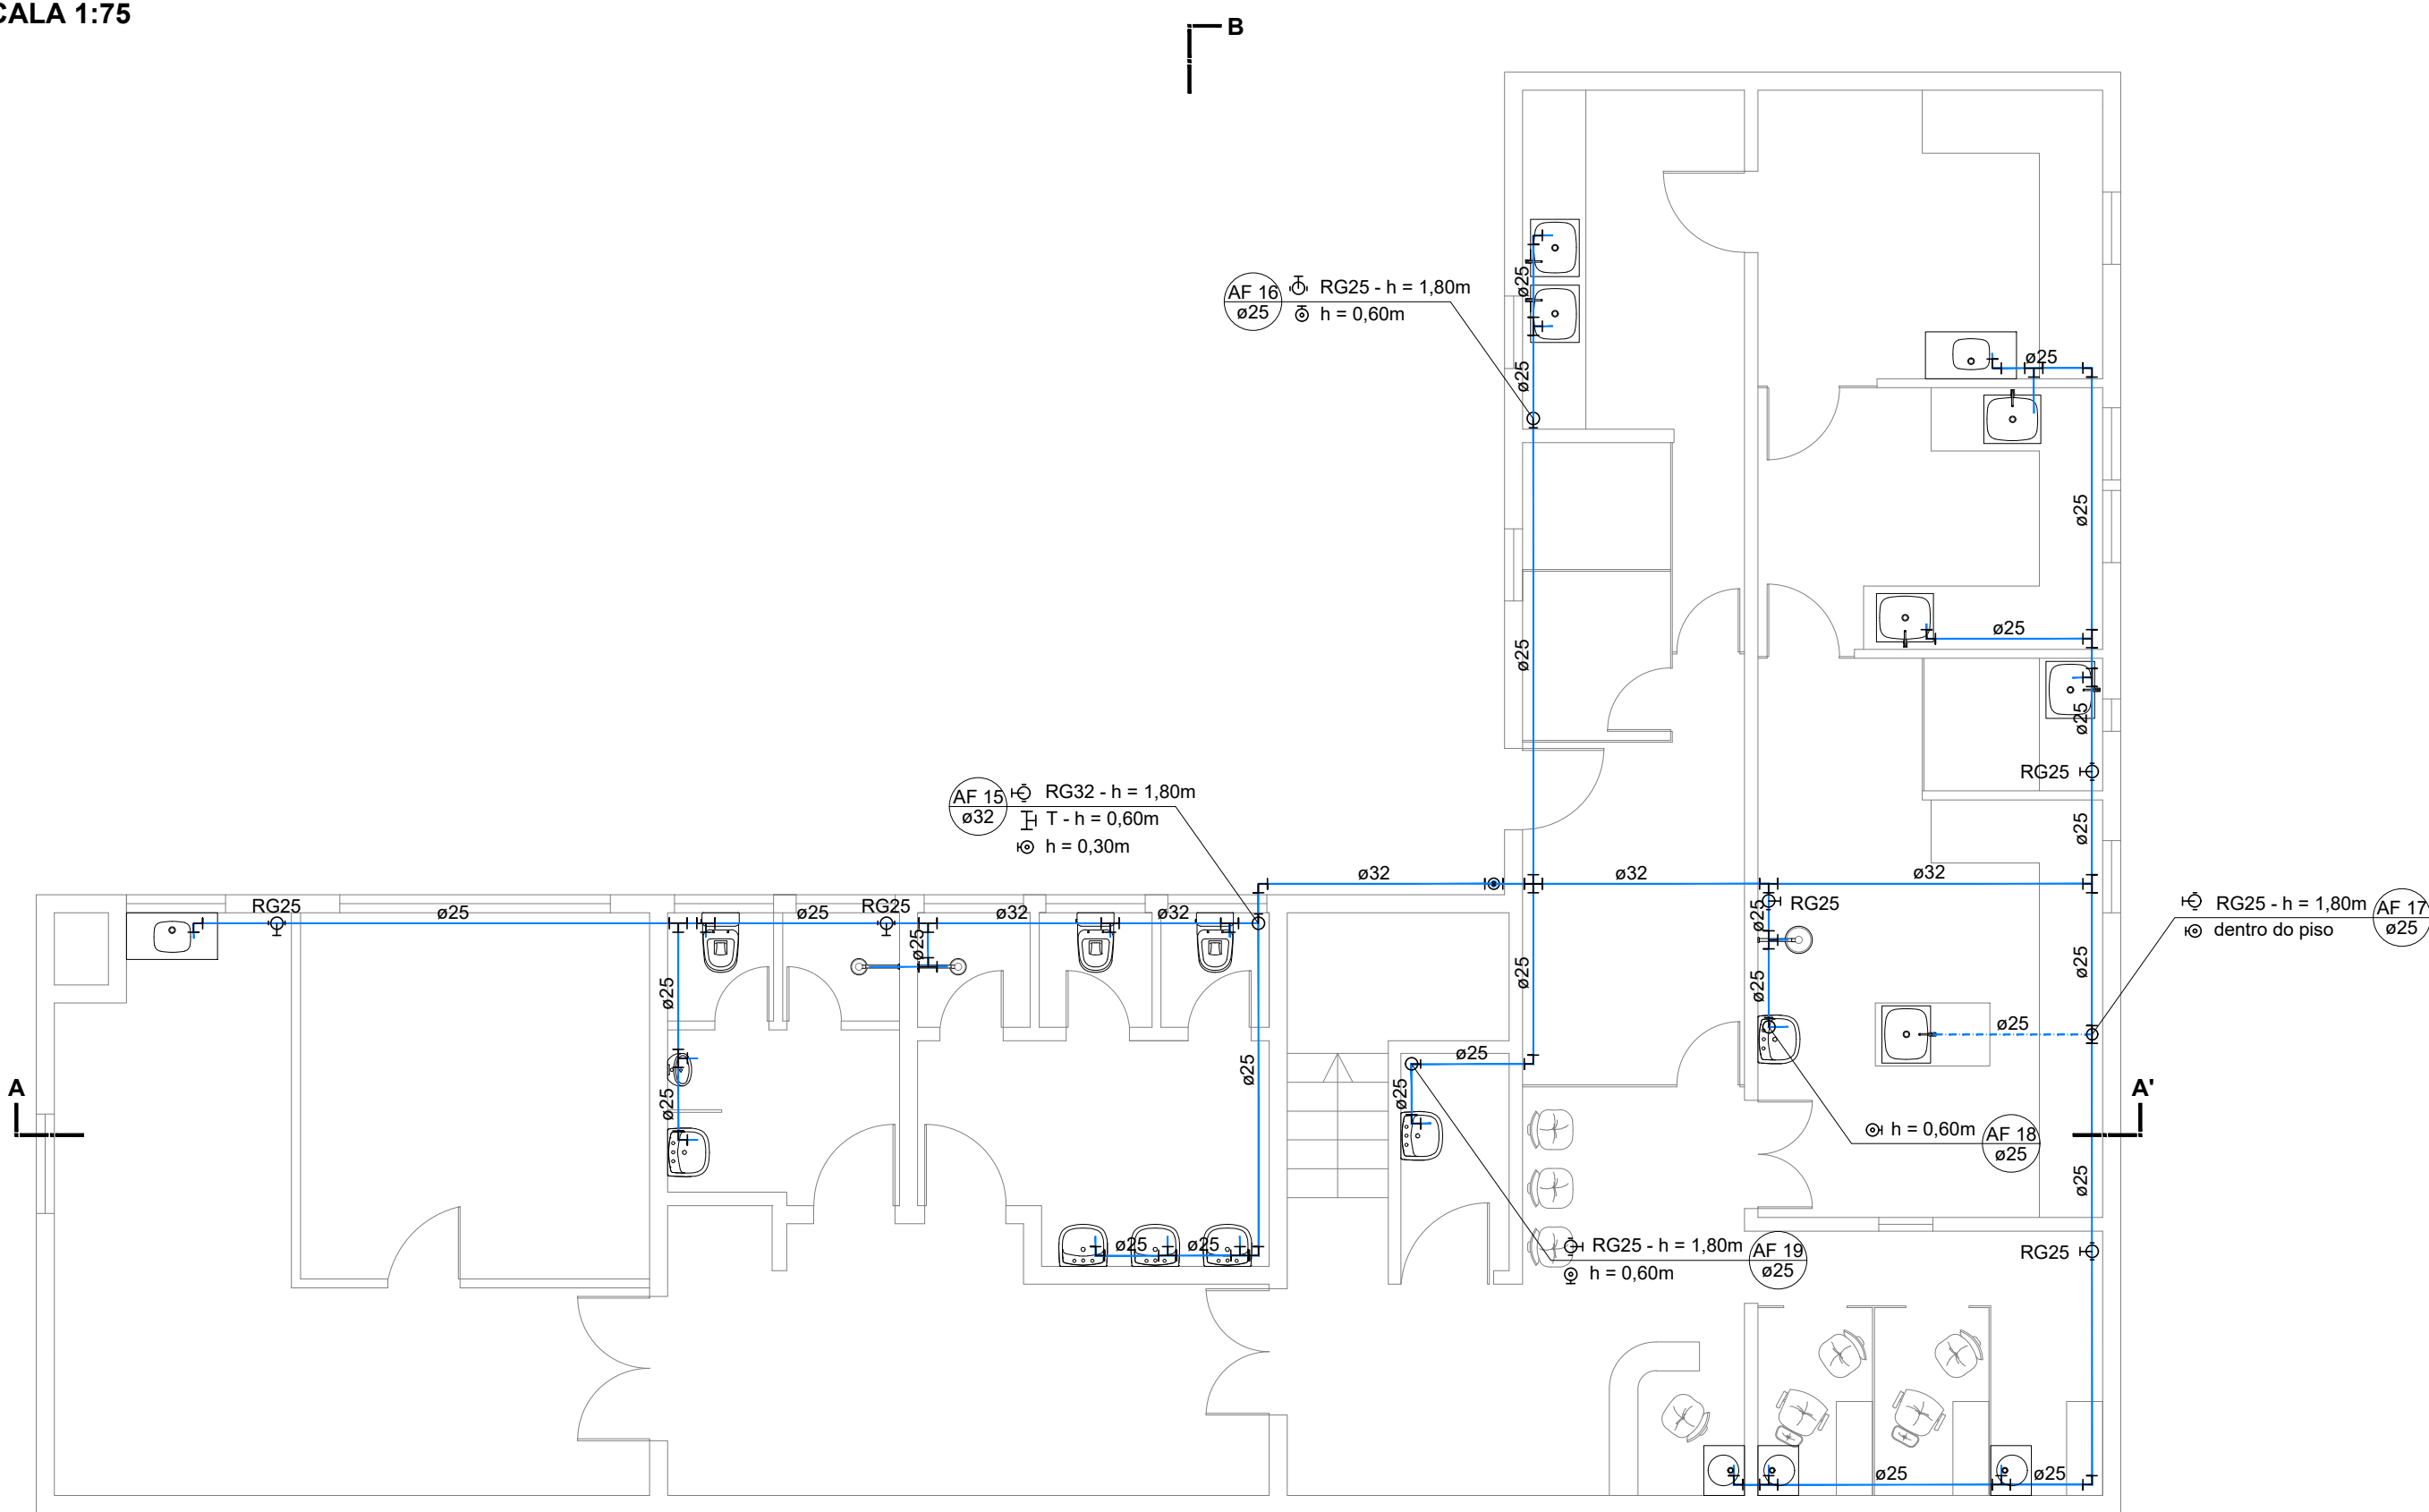

PLANTA BAIXA - SUBSOLO
ESCALA 1:75

LEGENDA HIDROSANITÁRIO

	COLUNA DE ÁGUA FRIA DIÂMETRO INDICADO		ESGOTO
	TUBO DE VENTILAÇÃO DIÂMETRO INDICADO		ÁGUA FRIA
	TUBO DE QUEDA DIÂMETRO INDICADO		ÁGUA FRIA SOBRE O FORRO ÁGUA FRIA SOB O PISO
	CURVA 45° - C		CURVA 90° - C
	JOELHO 45° - J		JOELHO 90° - J
	TE 90° - T		JUNÇÃO 45° - Y
	CRUZETA - CRZ		TE COM SAÍDA PARA CIMA - TSC
	TE COM SAÍDA PARA BAIXO - TSB		JOELHO OU CURVA P/ BAIXO
	JOELHO OU CURVA PARA CIMA		TUBO QUE SOBE
	RALO SIMPLES - R		RALO SIFONADO - RS
	REGISTRO DE PRESSÃO - RG		CAIXA DE INSPEÇÃO - CI
	LAVATÓRIO CERÂMICO SUSPENSO		LAVATÓRIO CERÂMICO SUSPENSO DE CANTO
	PIA INOX		VASO SANITÁRIO CAIXA ACOPLADA
	MICTÓRIO		PIA DE DESPEJO COM VÁLVULA DE DESCARGA INOX

PREFEITURA MUNICIPAL DE SANT'ANA DO LIVRAMENTO SEPLAMA - SECRETARIA DE PLANEJAMENTO E MEIO AMBIENTE DEPARTAMENTO DO PLANO DIRETOR RUA SETE DE SETEMBRO, 515. CEP 97573-471. FONE: (55) 3968-1126	
PROJETO:	UNIDADE SANITÁRIA DR. CARLOS IVONEY
ENDEREÇO:	Av. Gen. Daltro Filho, 824 - Hidráulica
RESPONSÁVEL TÉCNICO:	CARLOS EDUARDO PICON ALVES ARQUITETO E URBANISTA - CAU/RS 159342-0
PREFEITURA DE SANTANA DO LIVRAMENTO CNPJ: 88.124.961/0001-59	
HIDROSSANITÁRIO - ÁGUA FRIA	
ÁREA: 764,62 m²	ESCALAS: 1:75
DATA: 07/2025	H01