




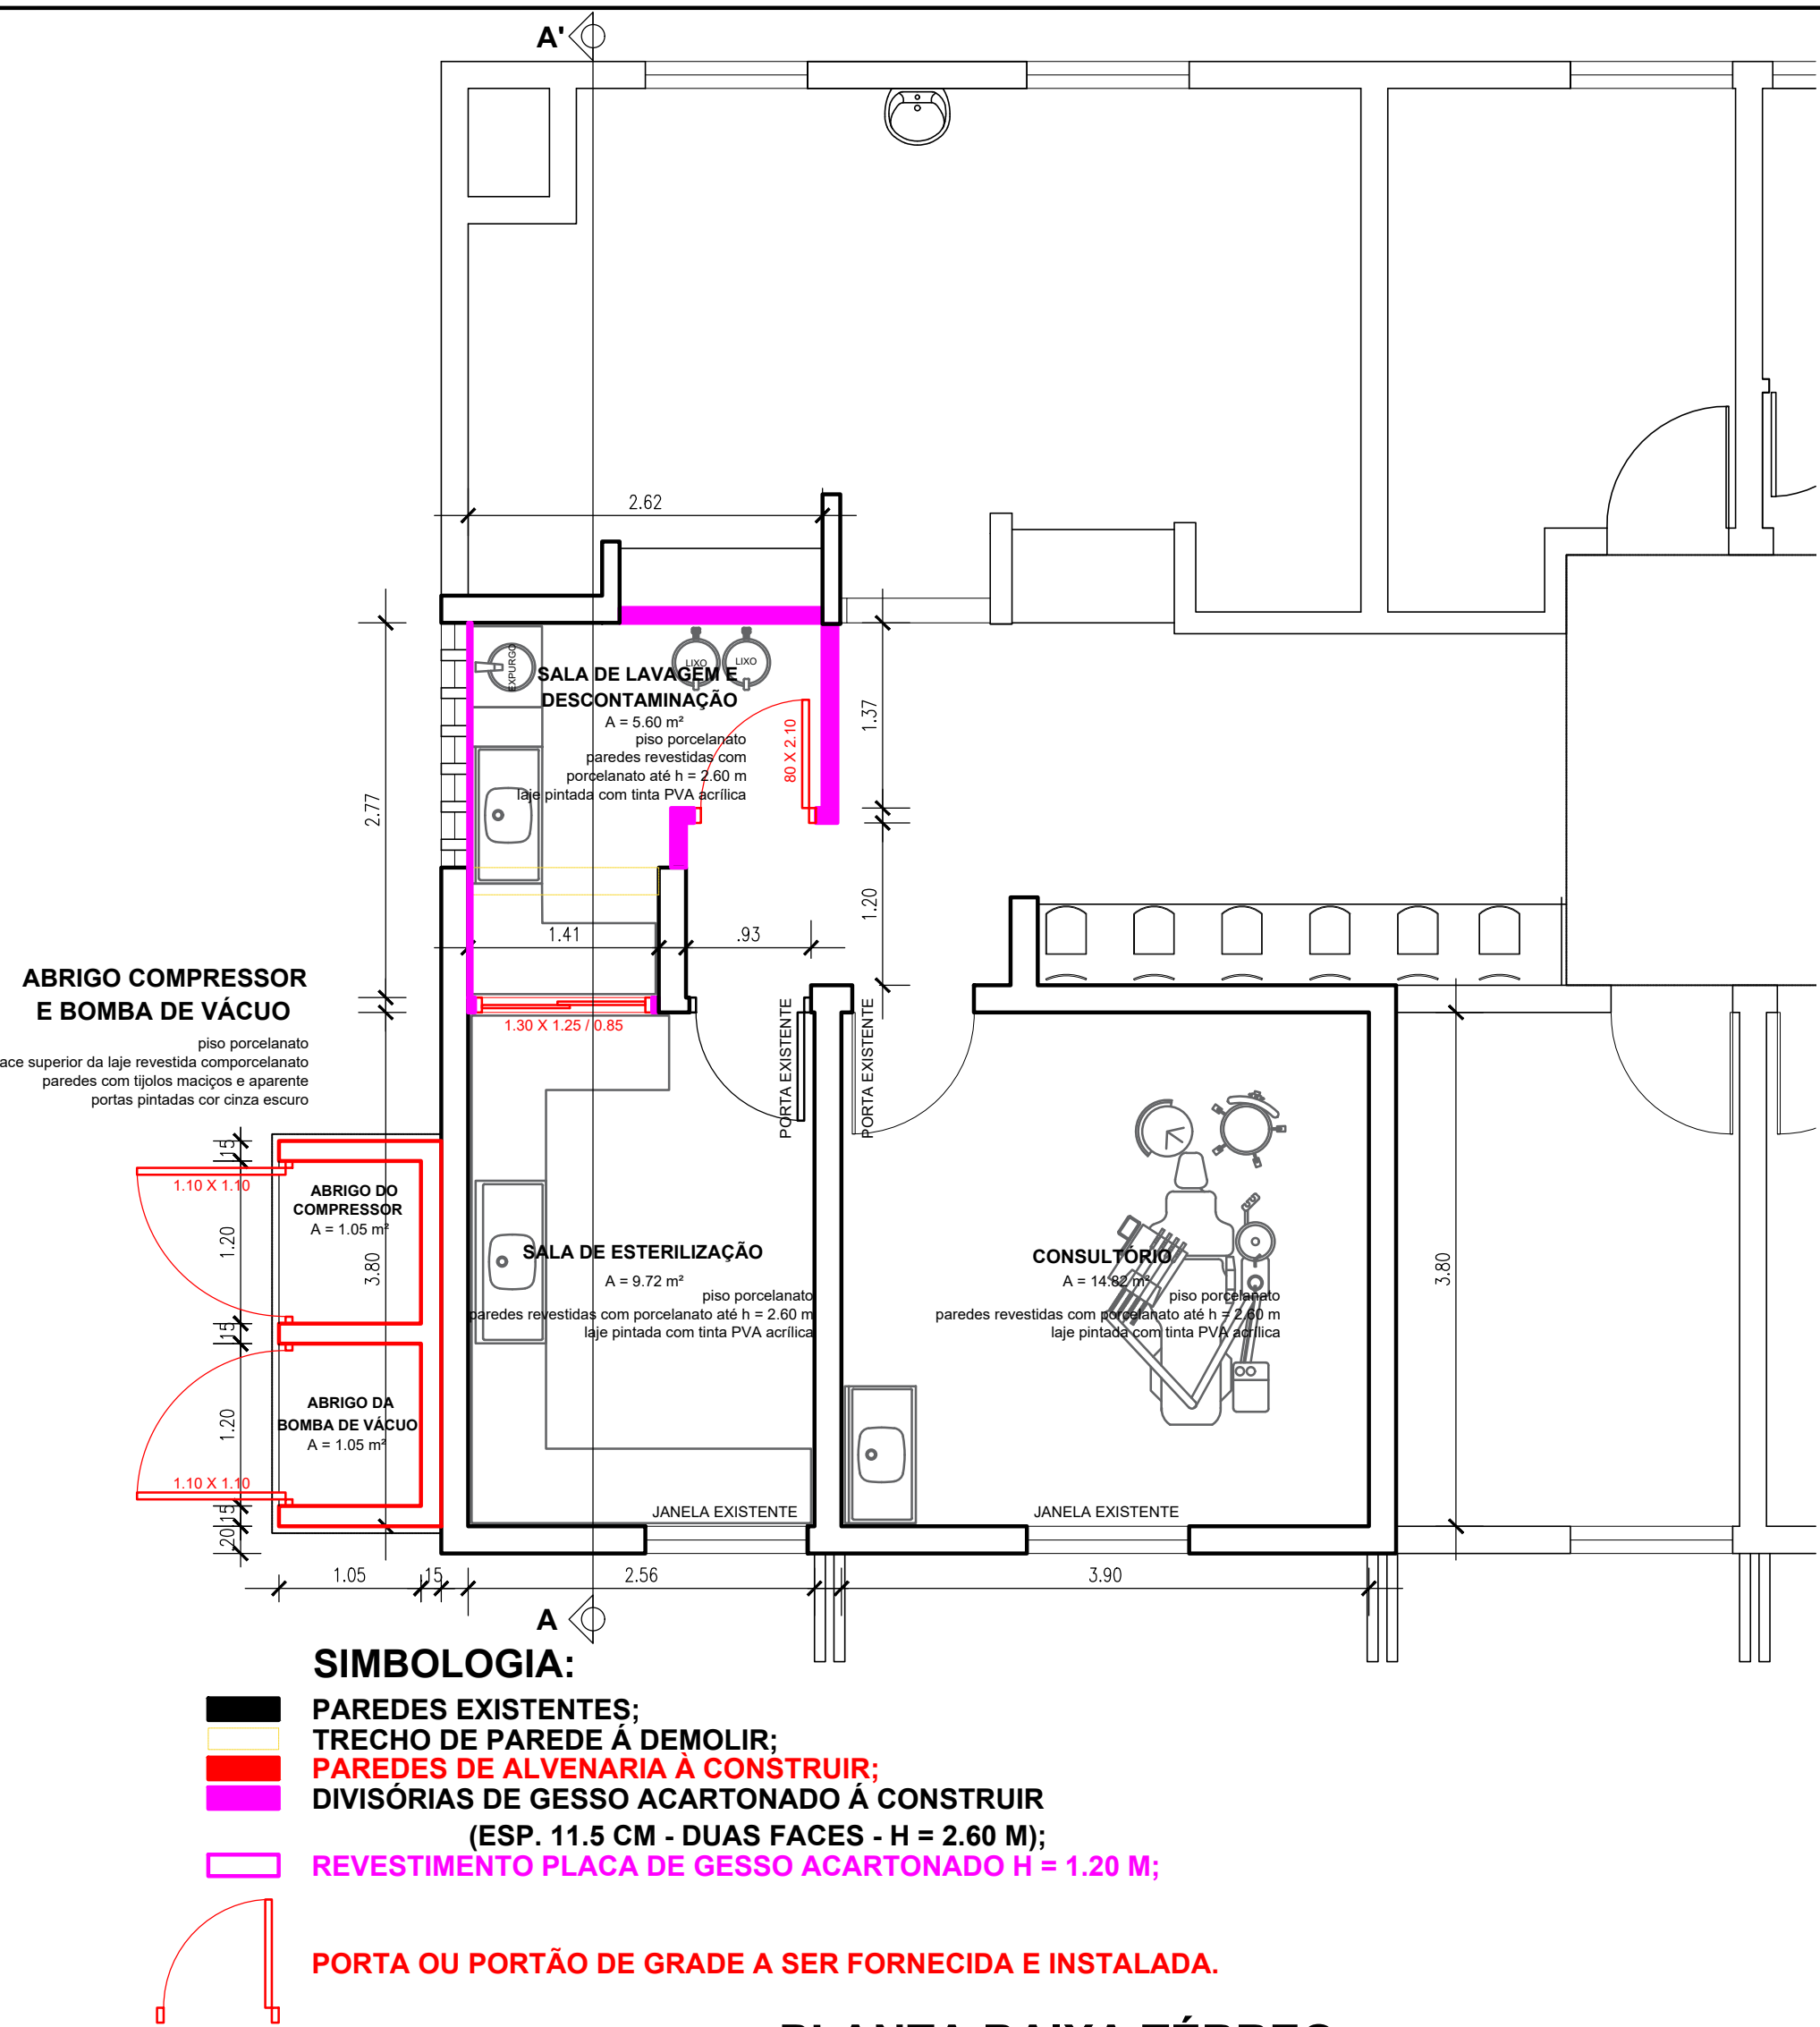



PLANTA BAIXA TÉRREO
ÁREA - 32.24 m²
ESCALA 1/50

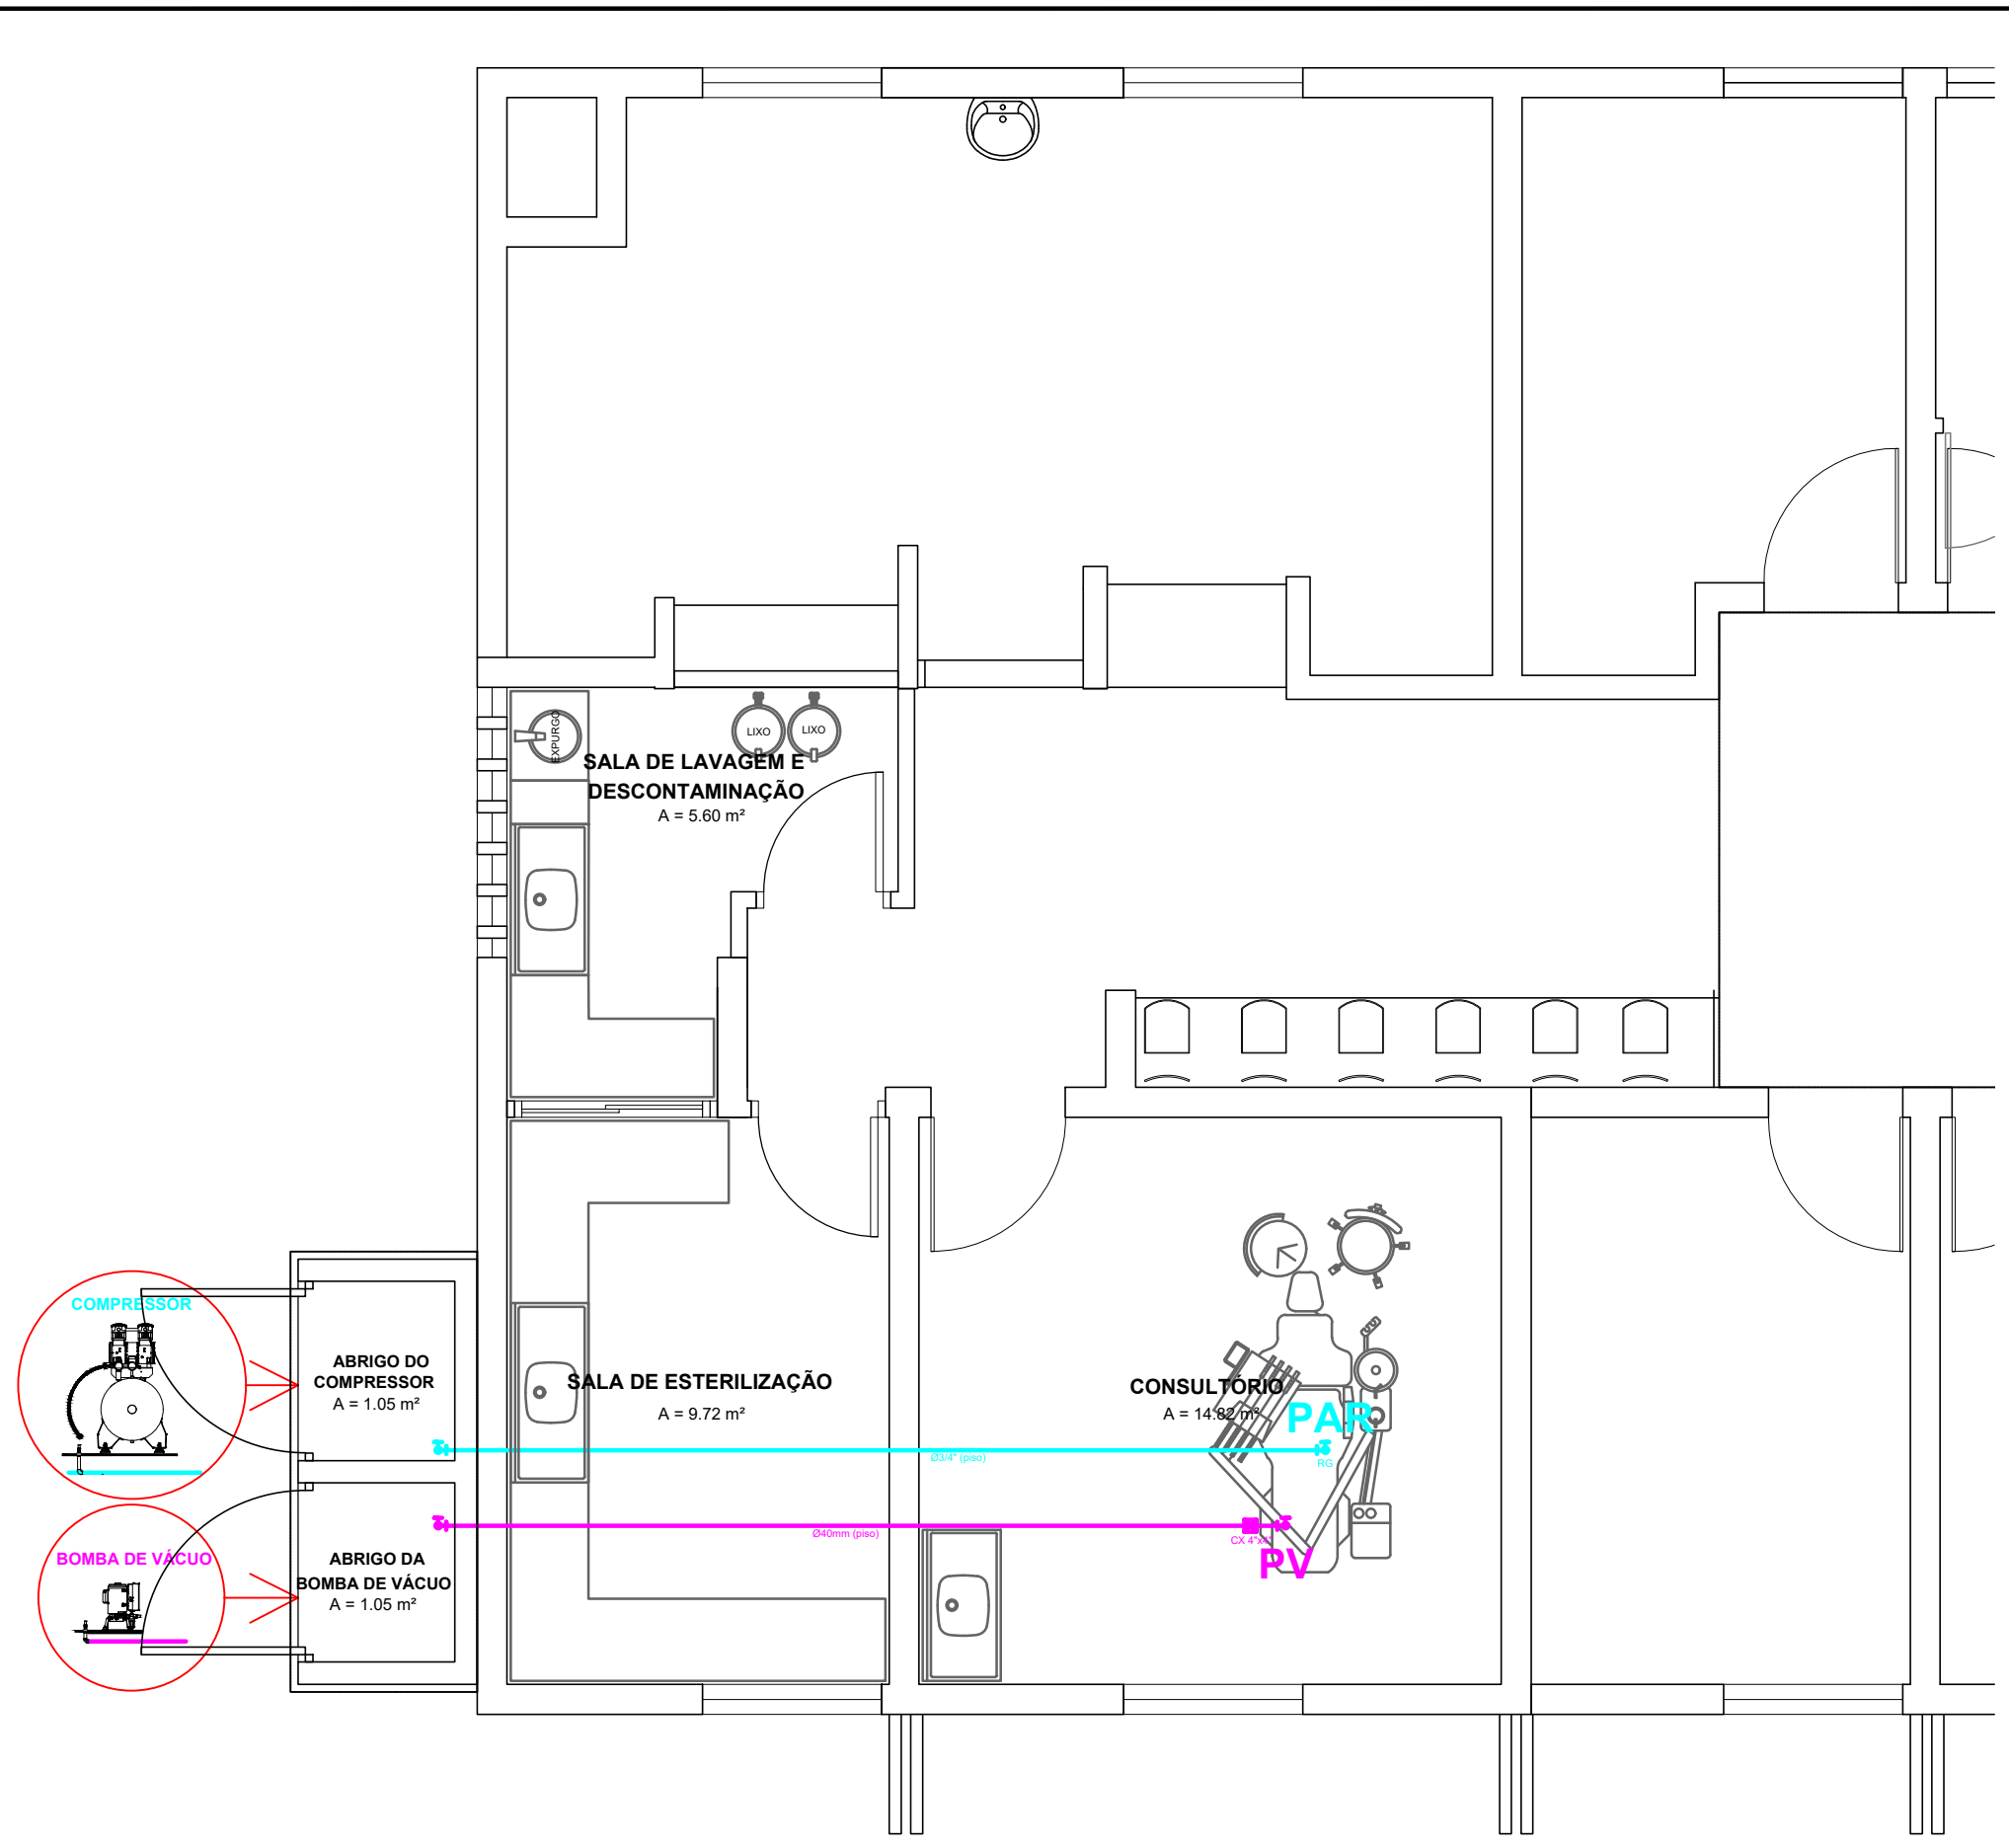

PLANTA BAIXA TÉRREO - COMPRESSOR E BOMBA DE VÁCUO
ÁREA - 32.24 m²
ESCALA 1/50

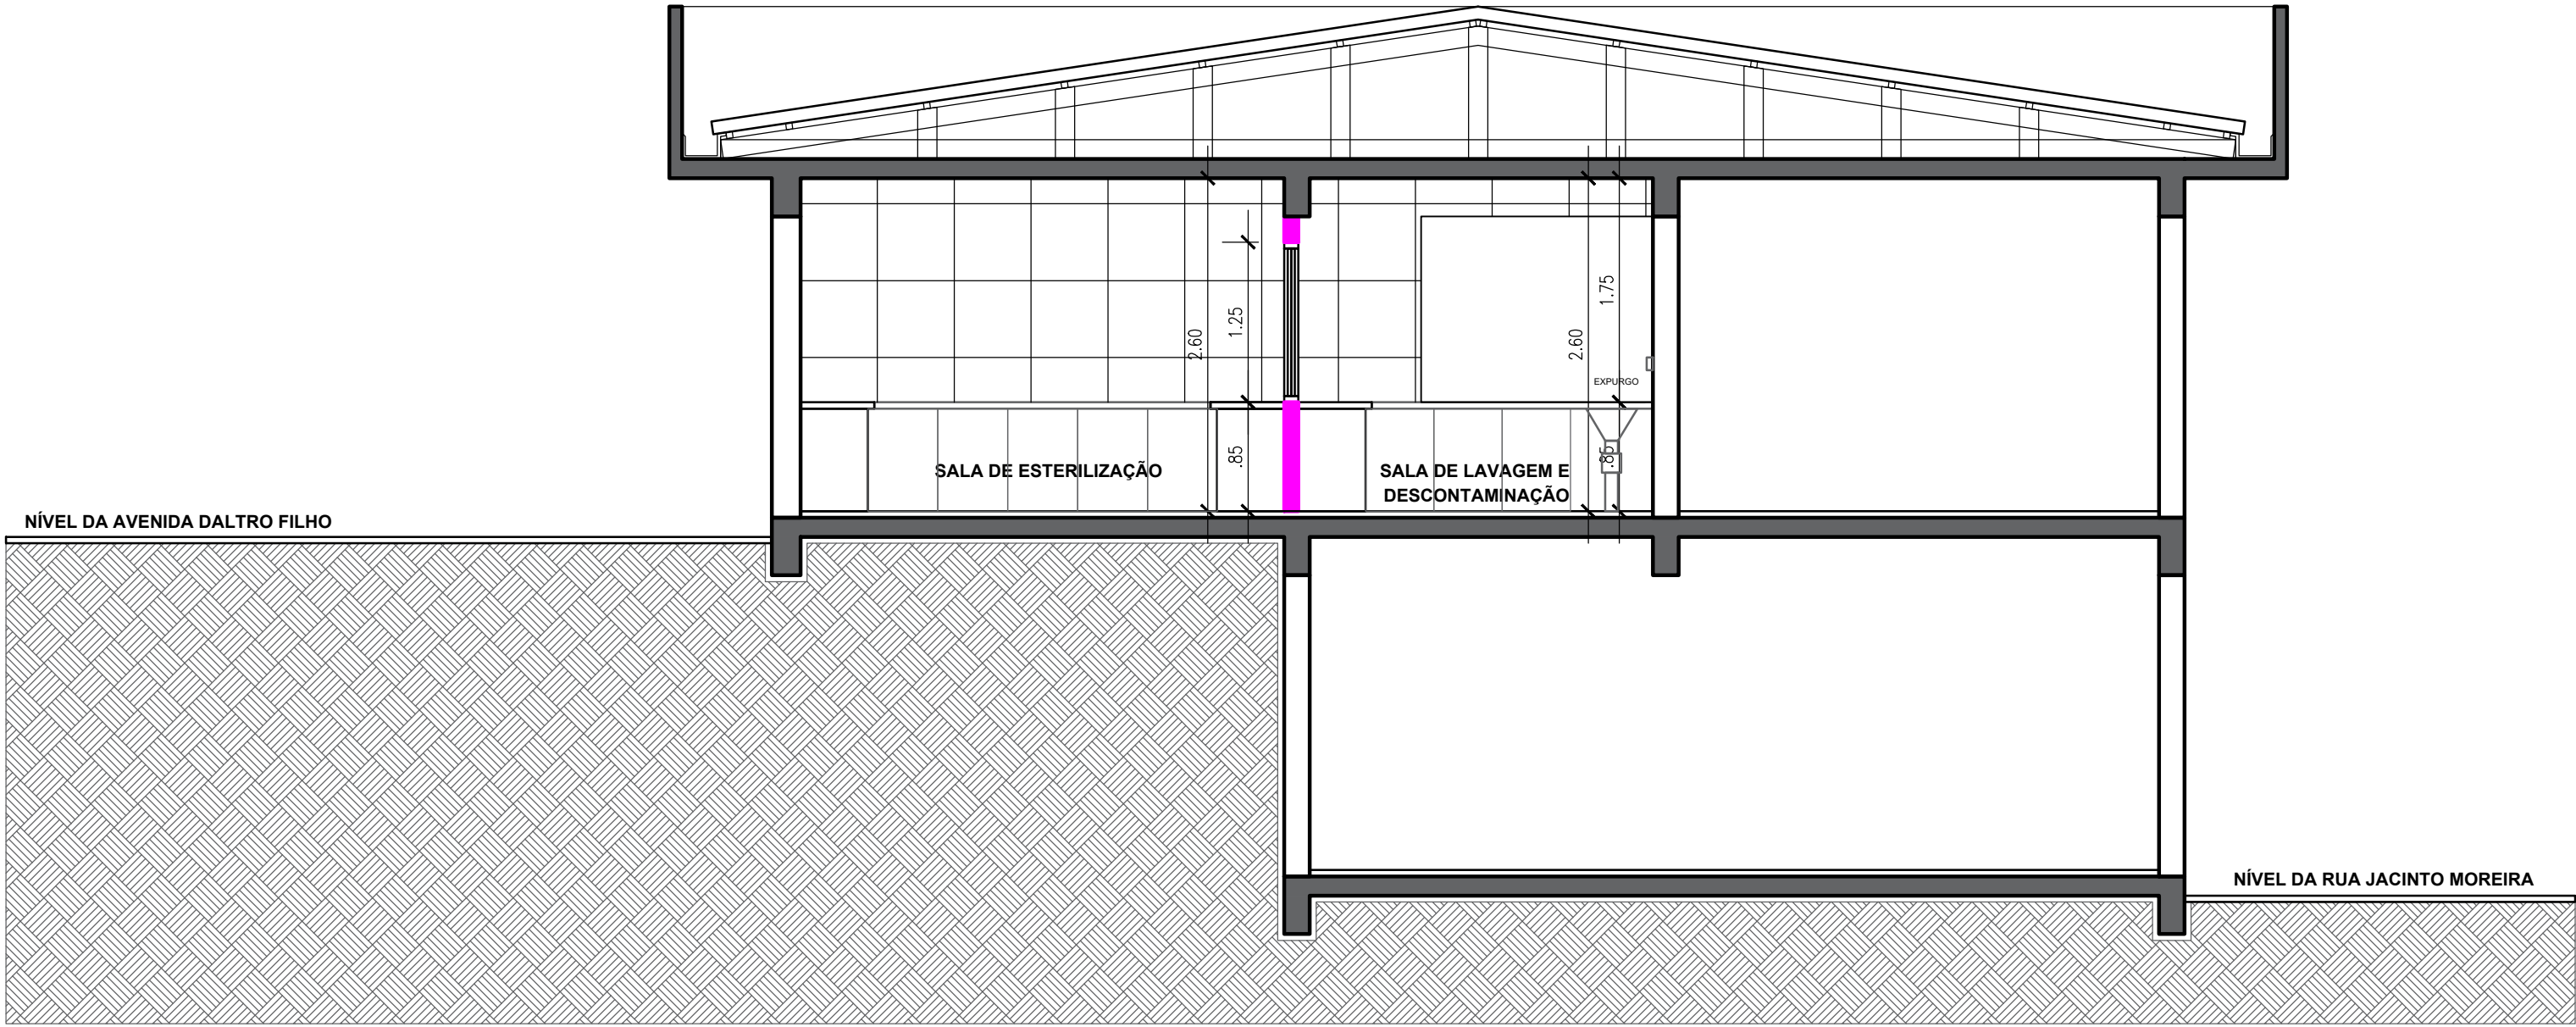

CORTE AA'
ESCALA 1/50

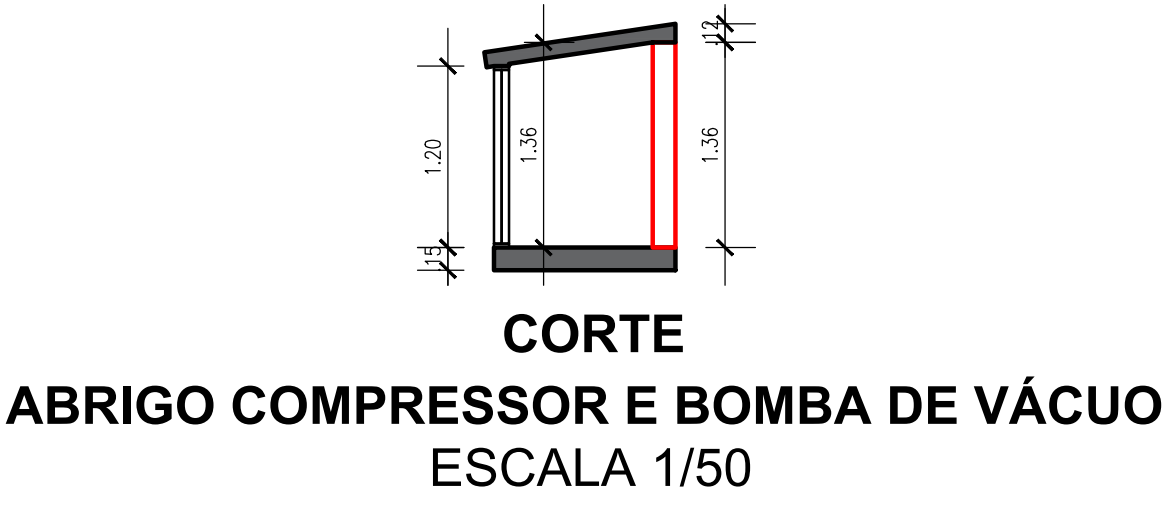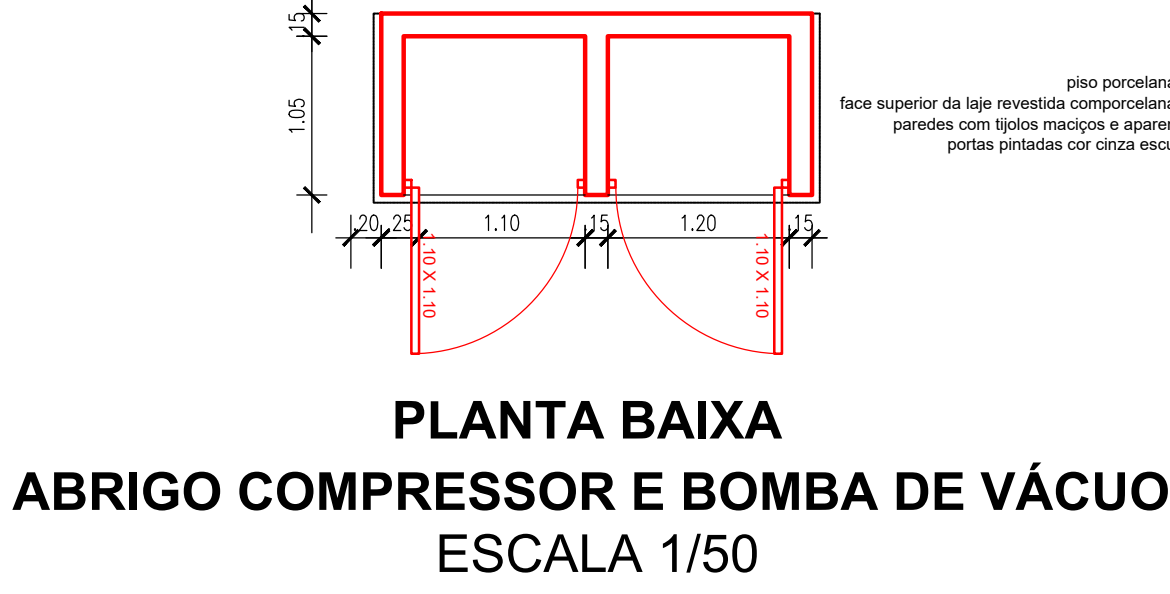

 PREFEITURA MUNICIPAL DE SANTANA DO LIVRAMENTO SEPLAMA - SECRETARIA DE PLANEJAMENTO E MEIO AMBIENTE DEPARTAMENTO DO PLANO DIRETOR RUA ALLAN KARDEC, 55. CEP: 97574-260. FONE: 0800-0902050	
OBRA: UNIDADE SANITÁRIA DR. CARLOS IVONEY	
PROJETO: PLANTA BAIXA TÉRREO - CORTE REFORMA CONSULTÓRIO ODONTOLÓGICO E CME SIMPLIFICADA	
ENDEREÇO: AV. GEN. DALTRIO FILHO, N° 824 - HIDRAULICA - S. DO LIVRAMENTO/RS	
RESPONSÁVEL TÉCNICO: PAULO ROGERIO KRUG - ARQUITETO - CAU A19197-3	
PREFEITURA DE SANTANA DO LIVRAMENTO: CNPJ: 88.124.961/0001-59	
PRANCHA:	
ÁREA TOTAL: 30.14 m²	ESCALAS: 1:50
DATA: 27/07/2025	A 02