


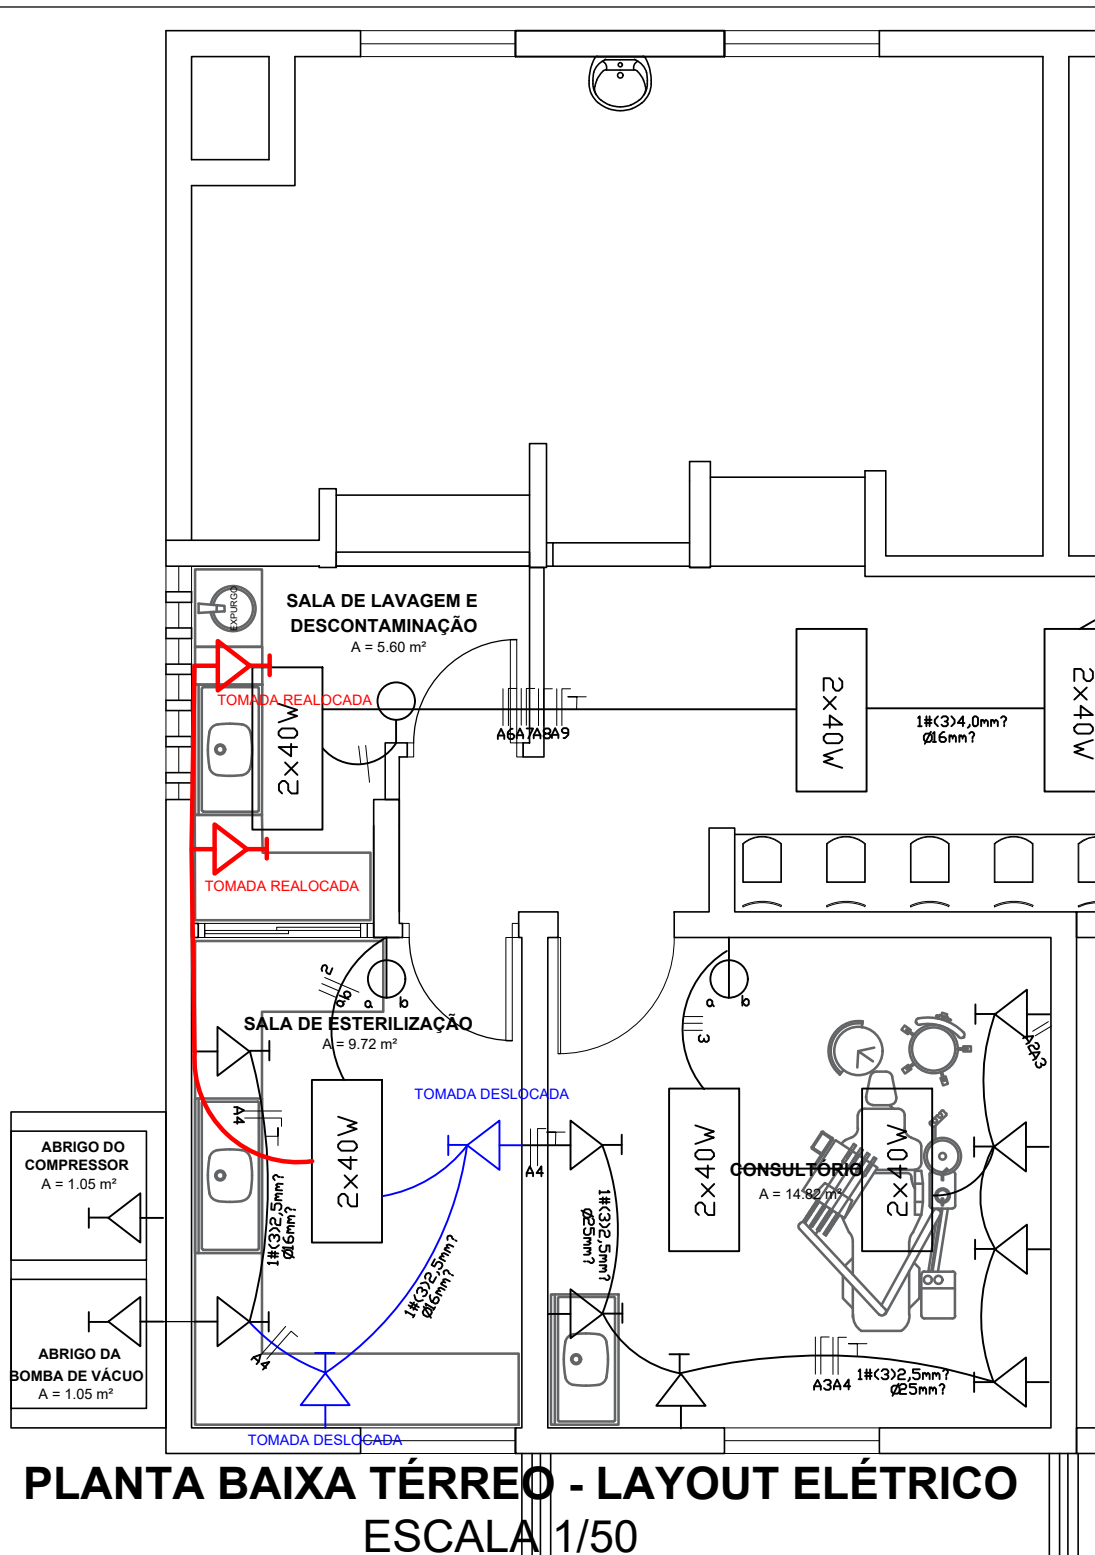

## PLANTA BAIXA TÉRREO - LAYOUT ELÉTRICO

### ESCALA 1/50



PREFEITURA MUNICIPAL DE SANT'ANA DO LIVRAMENTO.  
SEPLAMA - SECRETARIA DE PLANEJAMENTO E MEIO AMBIENTE.  
Sant'Ana do Livramento - RS

UNIDADE SANITÁRIA DR. CARLOS IVONEY

Prefeitura Mun. de Sant'Ana do Livramento  
CNPJ: 88.124.961/0001-59

Paulo Rogério Krug  
CAUR/RS 79.916-3

Escala:

Indicada

Data:

04/2018

Prancha:

**E 01**